



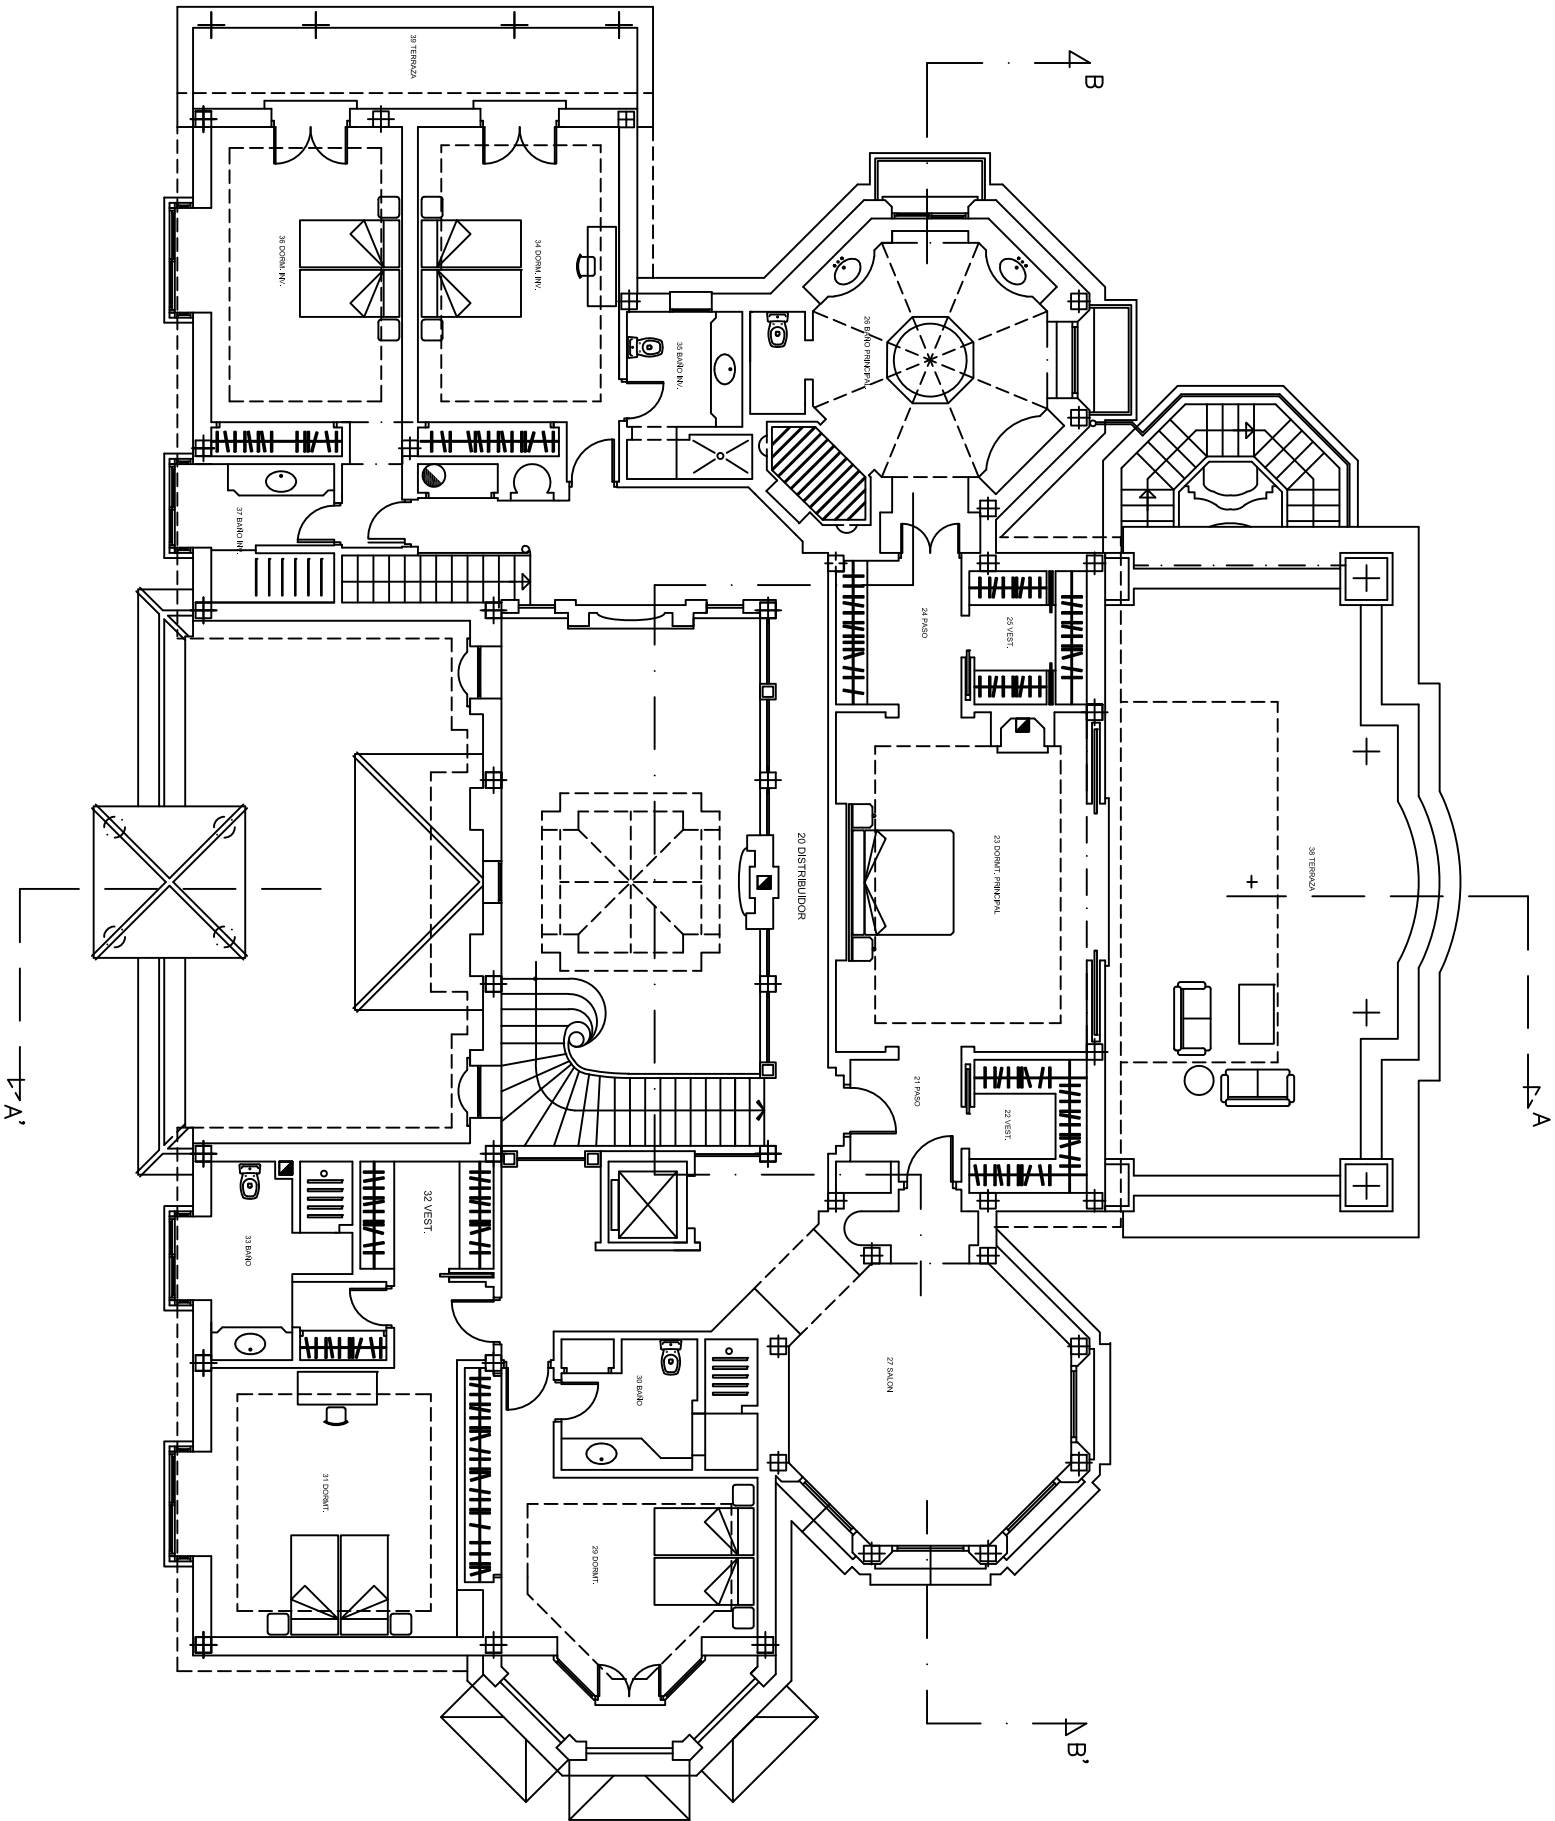

PLANTA ALTA

Proyecto: FINAL DE OBRA			
CLIENTE: VIVIENDA UNIFAMILIAR EN NUEVA ANDALUCIA		FECHA:	
PROYECTO: LAS FUENTES DE ANDALUCIA S.L.		FECHA: MAYO 2002	
PLAN: PLANTA ALTA		ESCALA: 1:50	
PROYECTISTA: GUSTAVO KLOSTER CAMANO - COLECCION N° 200			26 HFO

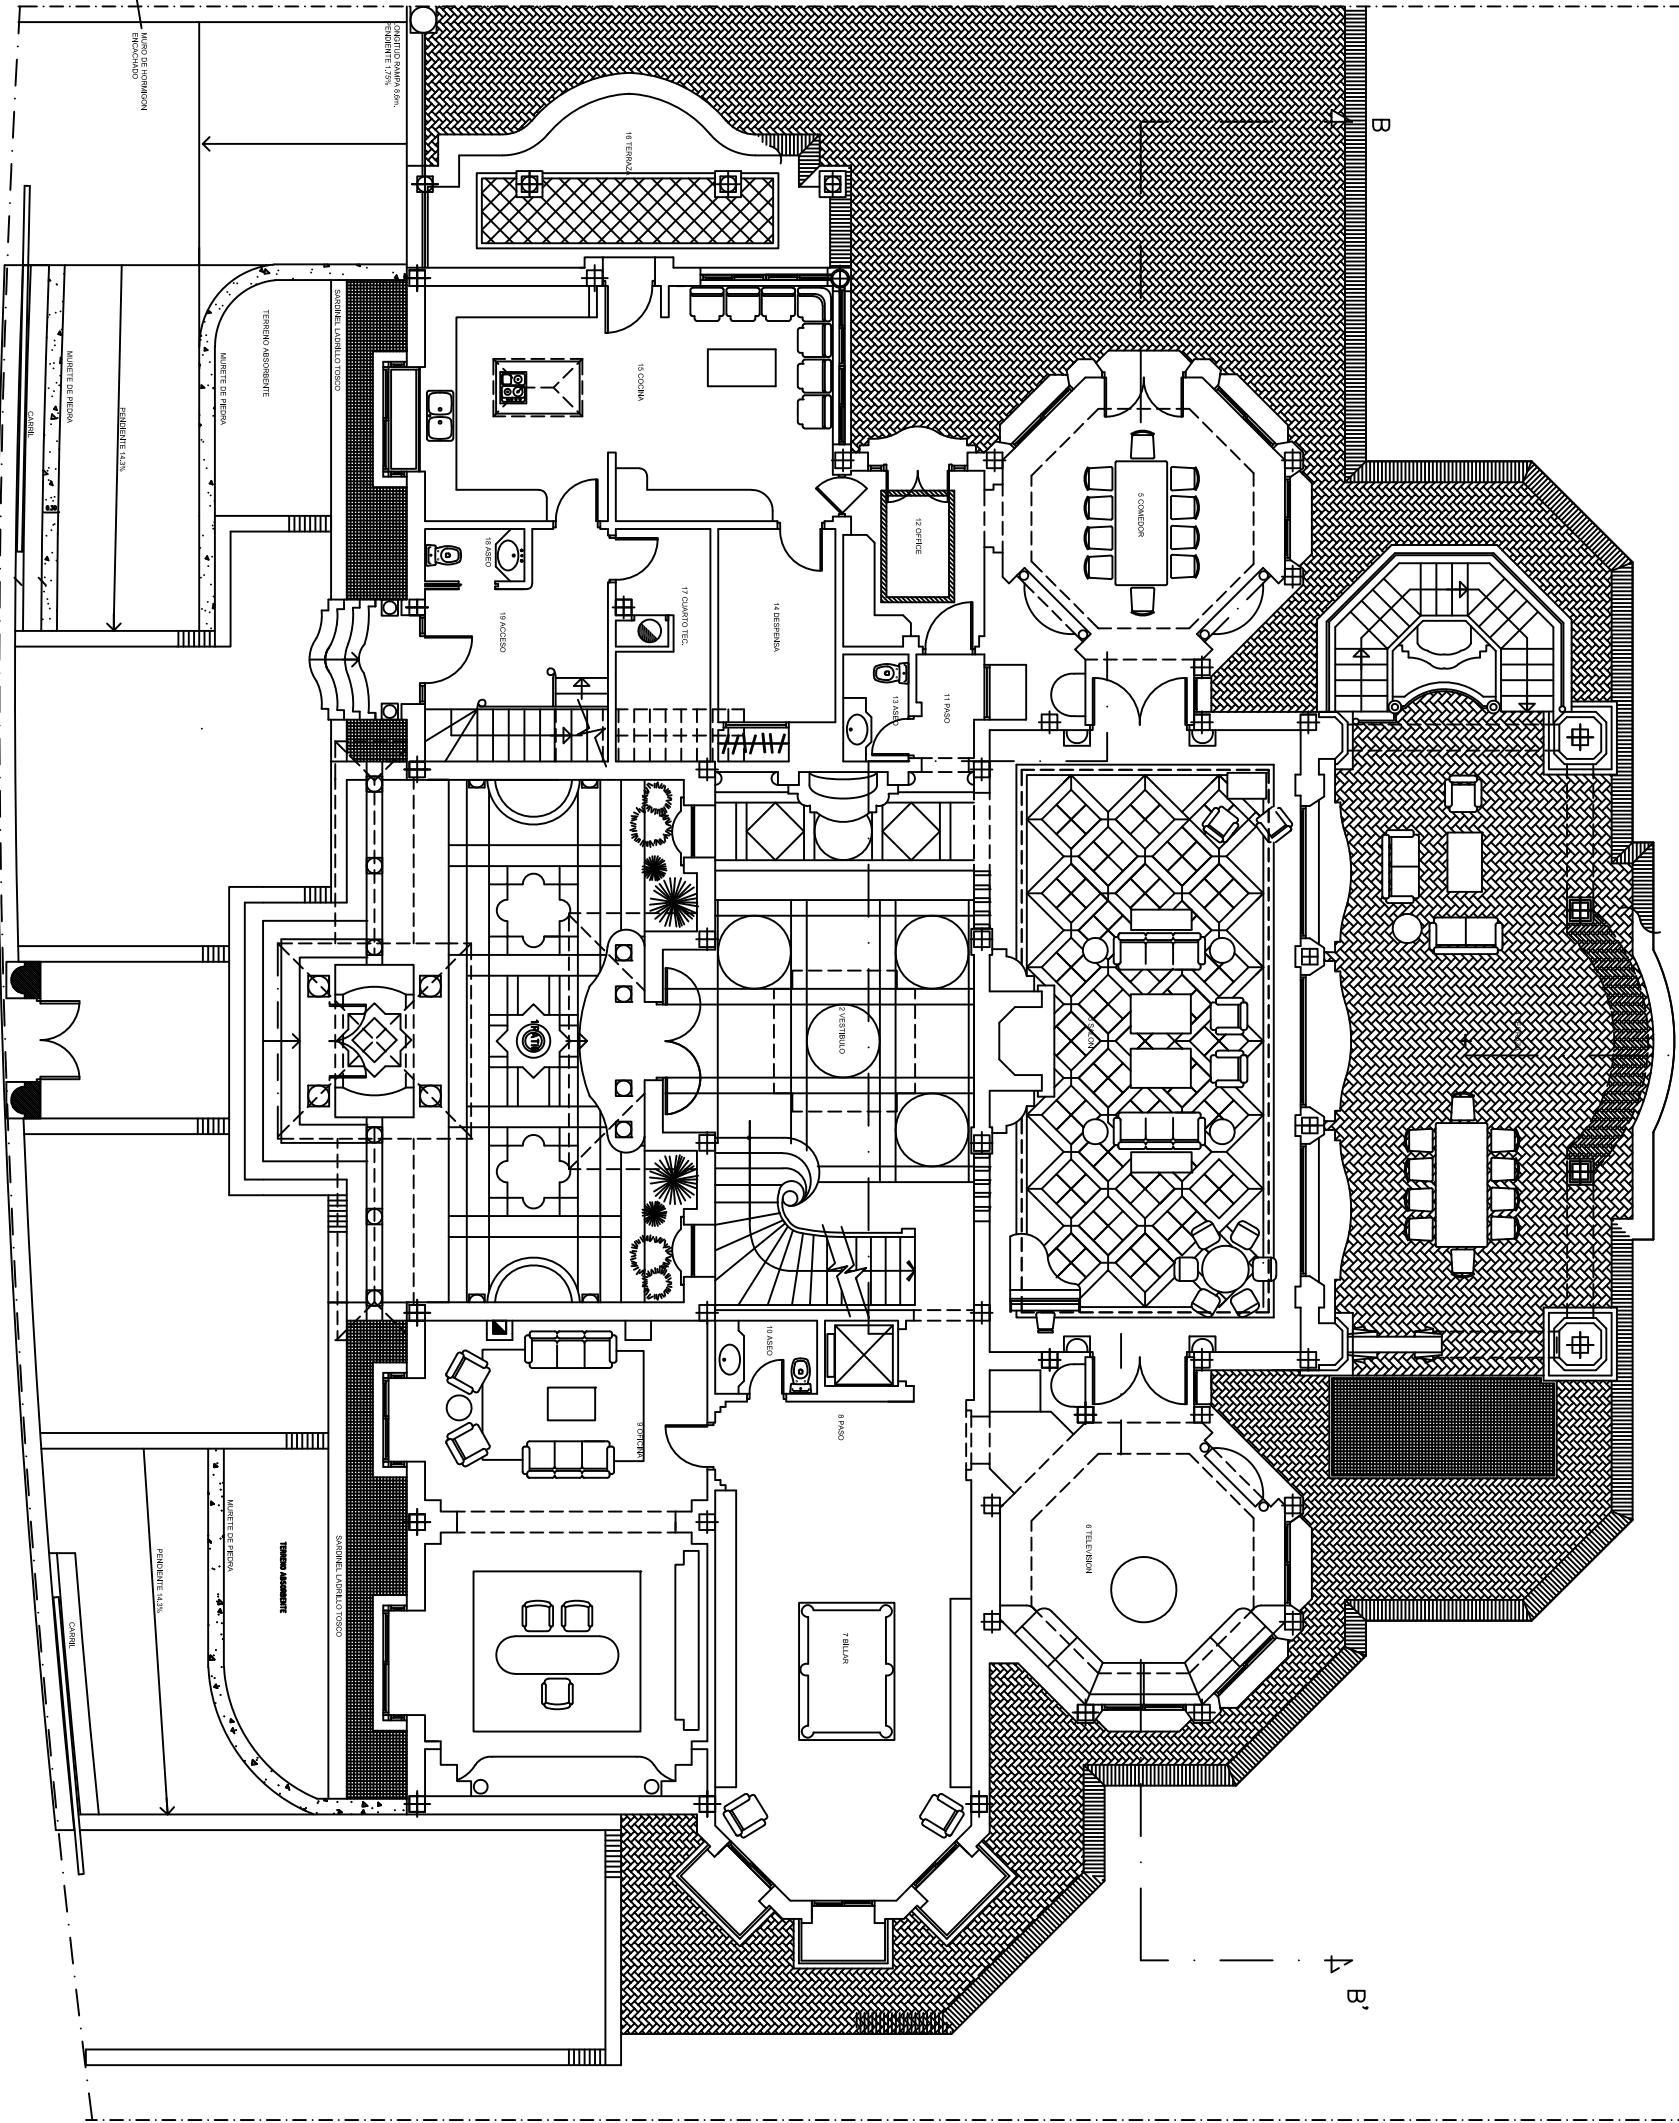

PLANTA BAJA

Proyecto: FINAL DE OBRA			
CLIENTE: VIVIENDA UNIFAMILIAR EN NUEVA ANDALUCÍA		FECHA: MAYO 2002	
PROYECTISTA: LAS FUENTES DE ANDALUCÍA S.L.		ESCALA: 1:50	
PLANTA BAJA			
AUTOR: GUSTAVO KOSTER CAMANO - COLECCIÓN N° 800		25	
		HFO	